




3e NIVEAU
PLOMBERIE * ALIMENTATION 4
 ÉCHELLE: 1/8"=1'-0"

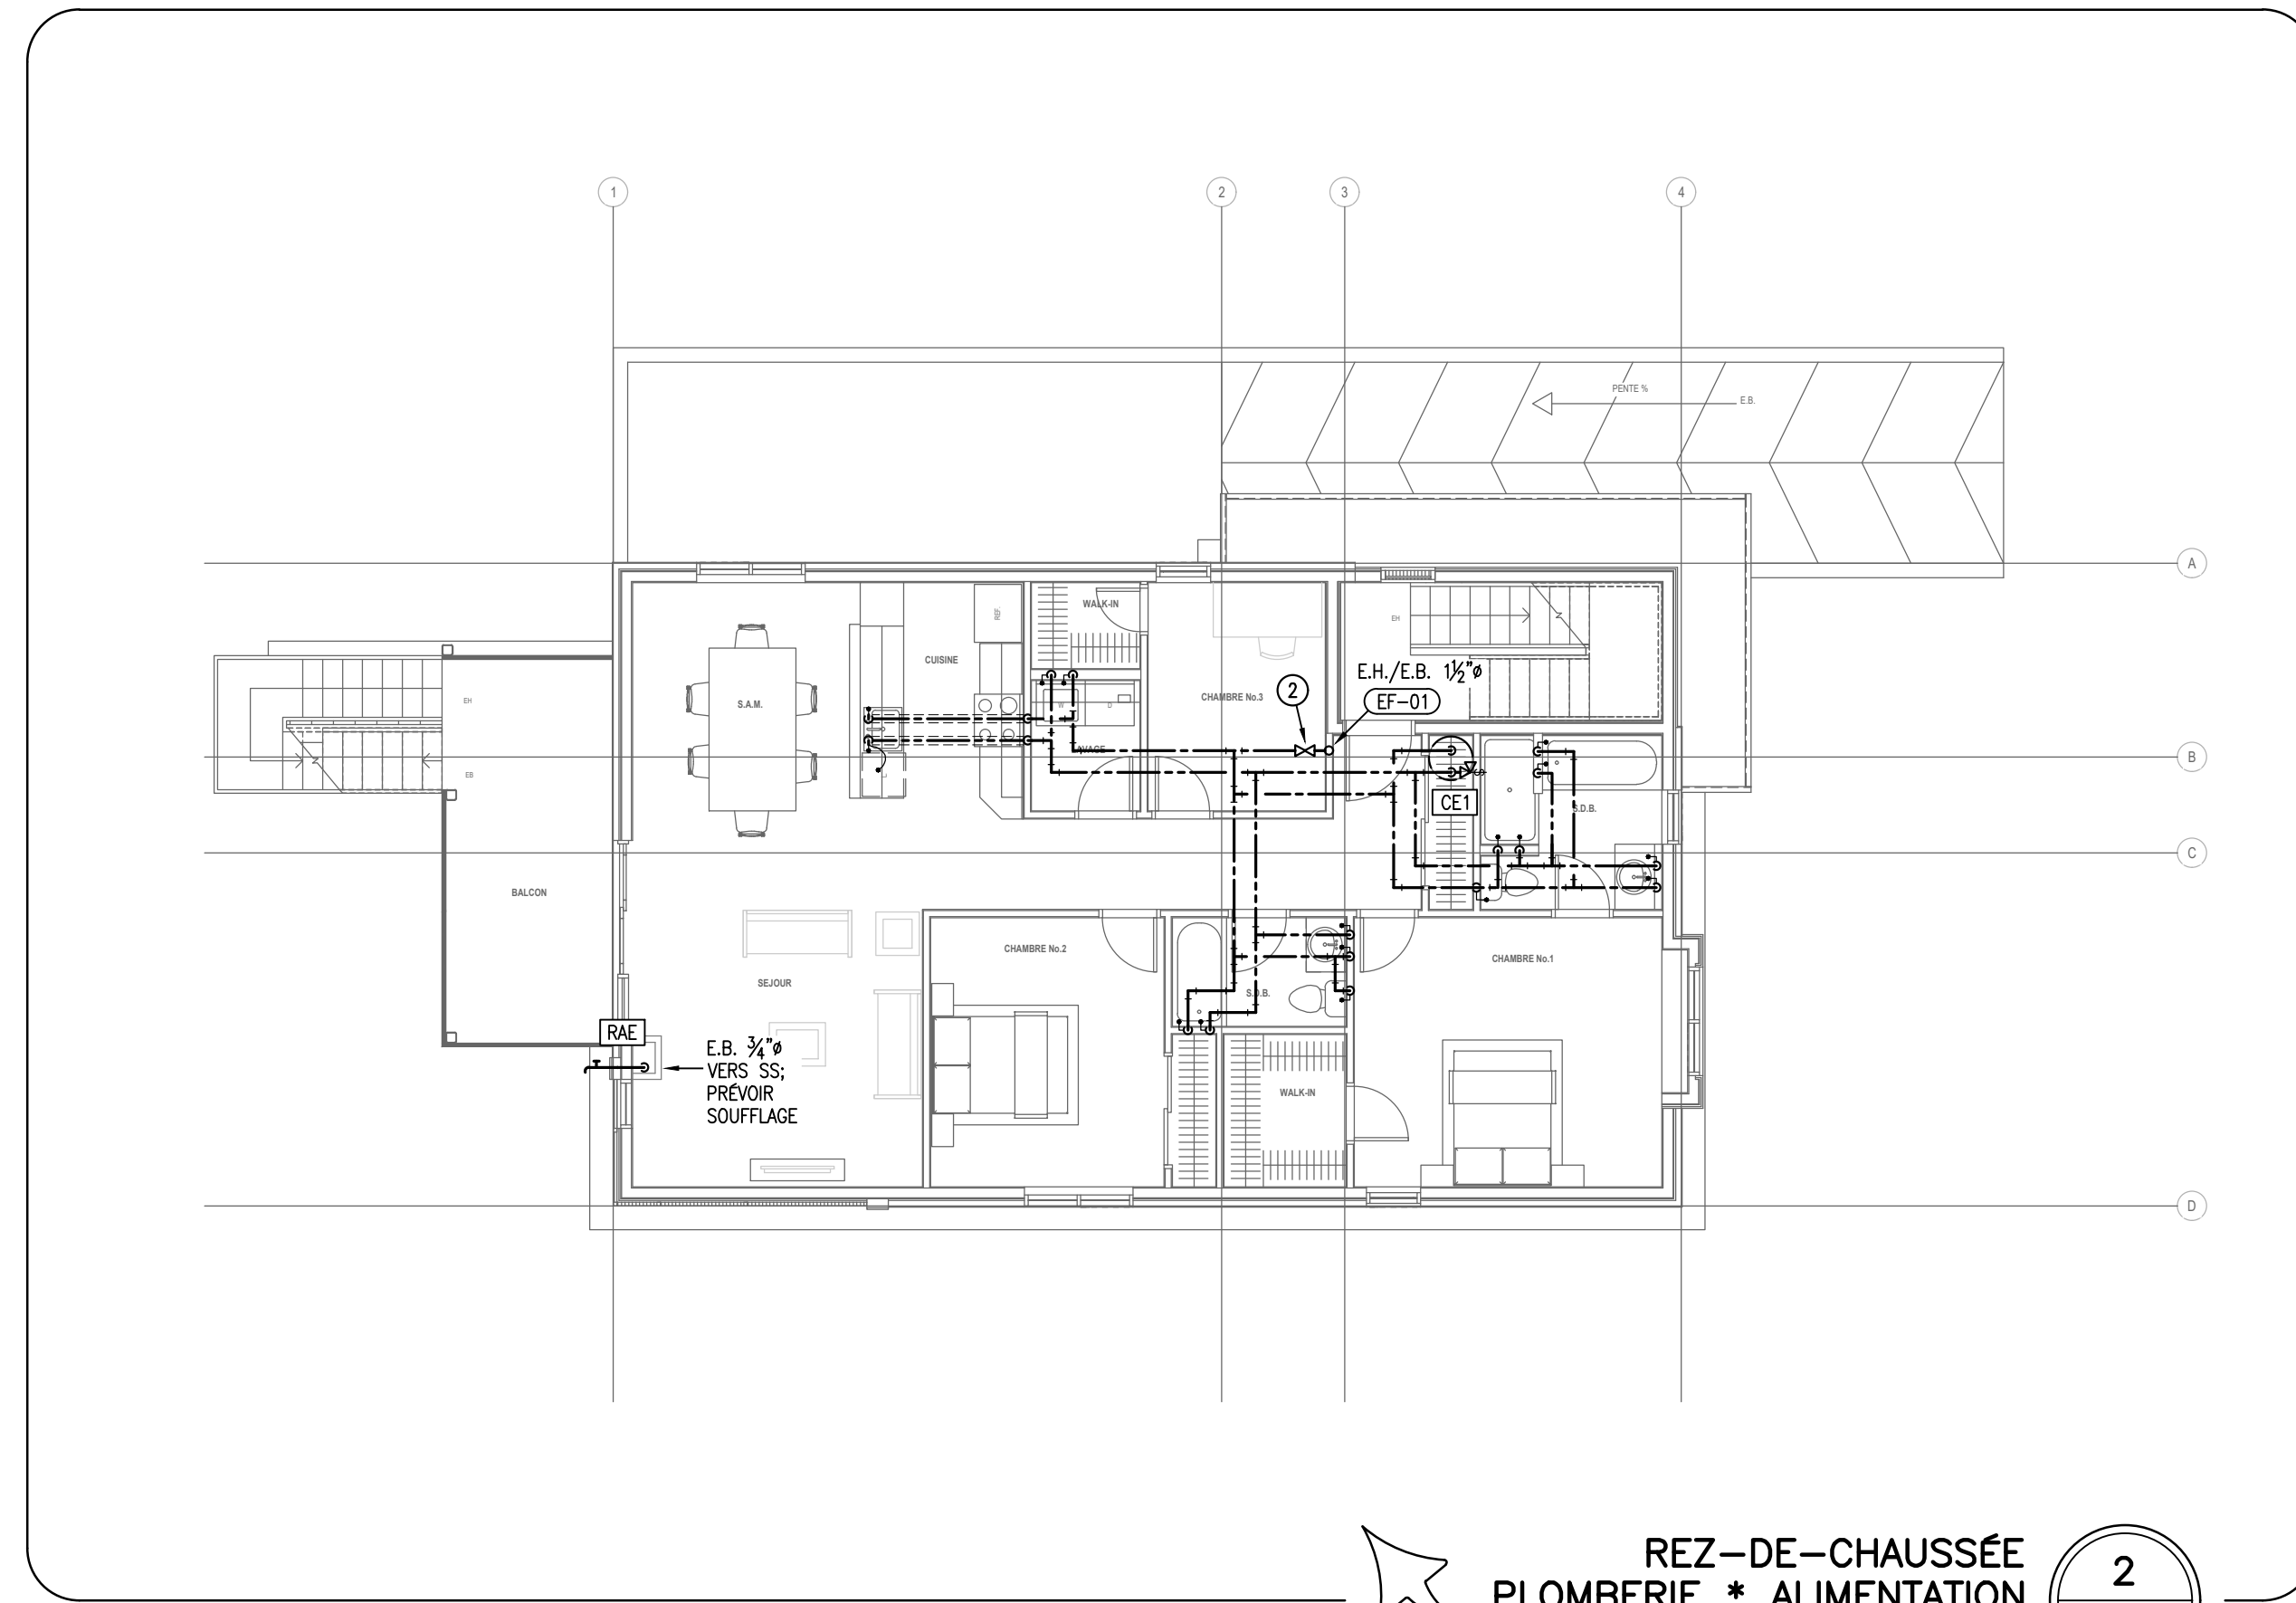

REZ-DE-CHAUSSÉE
PLOMBERIE * ALIMENTATION 2
 ÉCHELLE: 1/8"=1'-0"

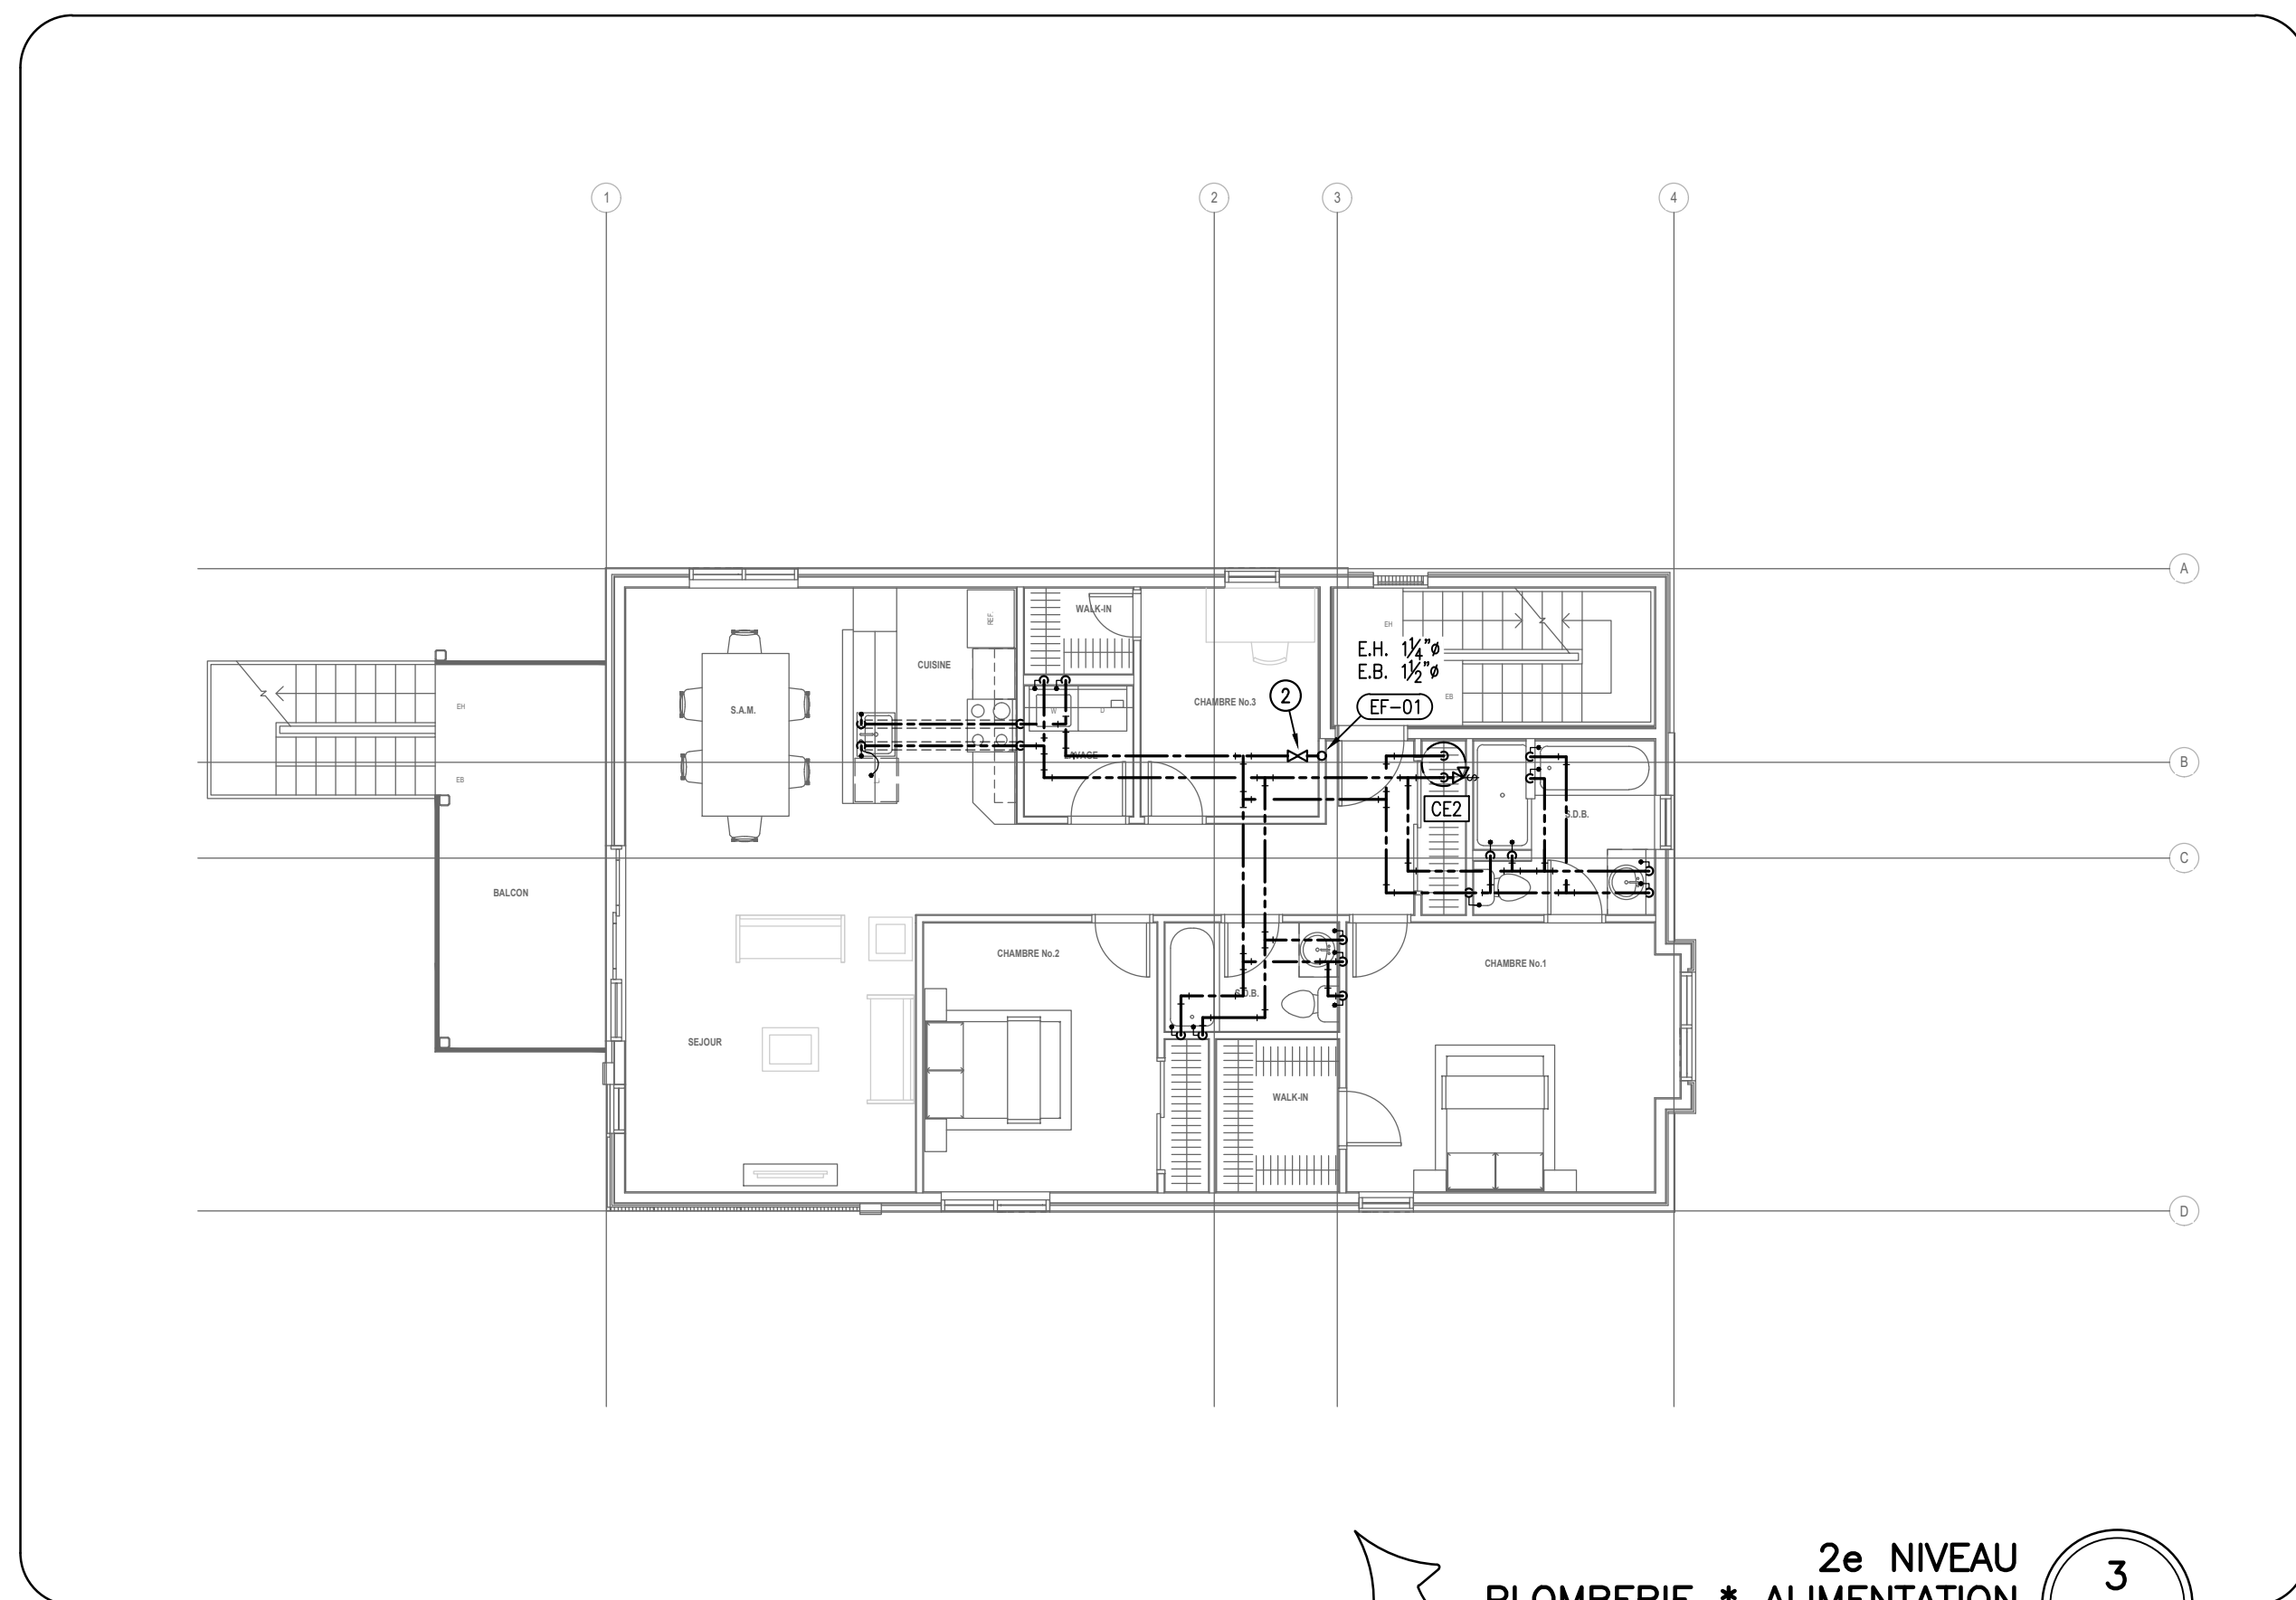

2e NIVEAU
PLOMBERIE * ALIMENTATION 3
 ÉCHELLE: 1/8"=1'-0"

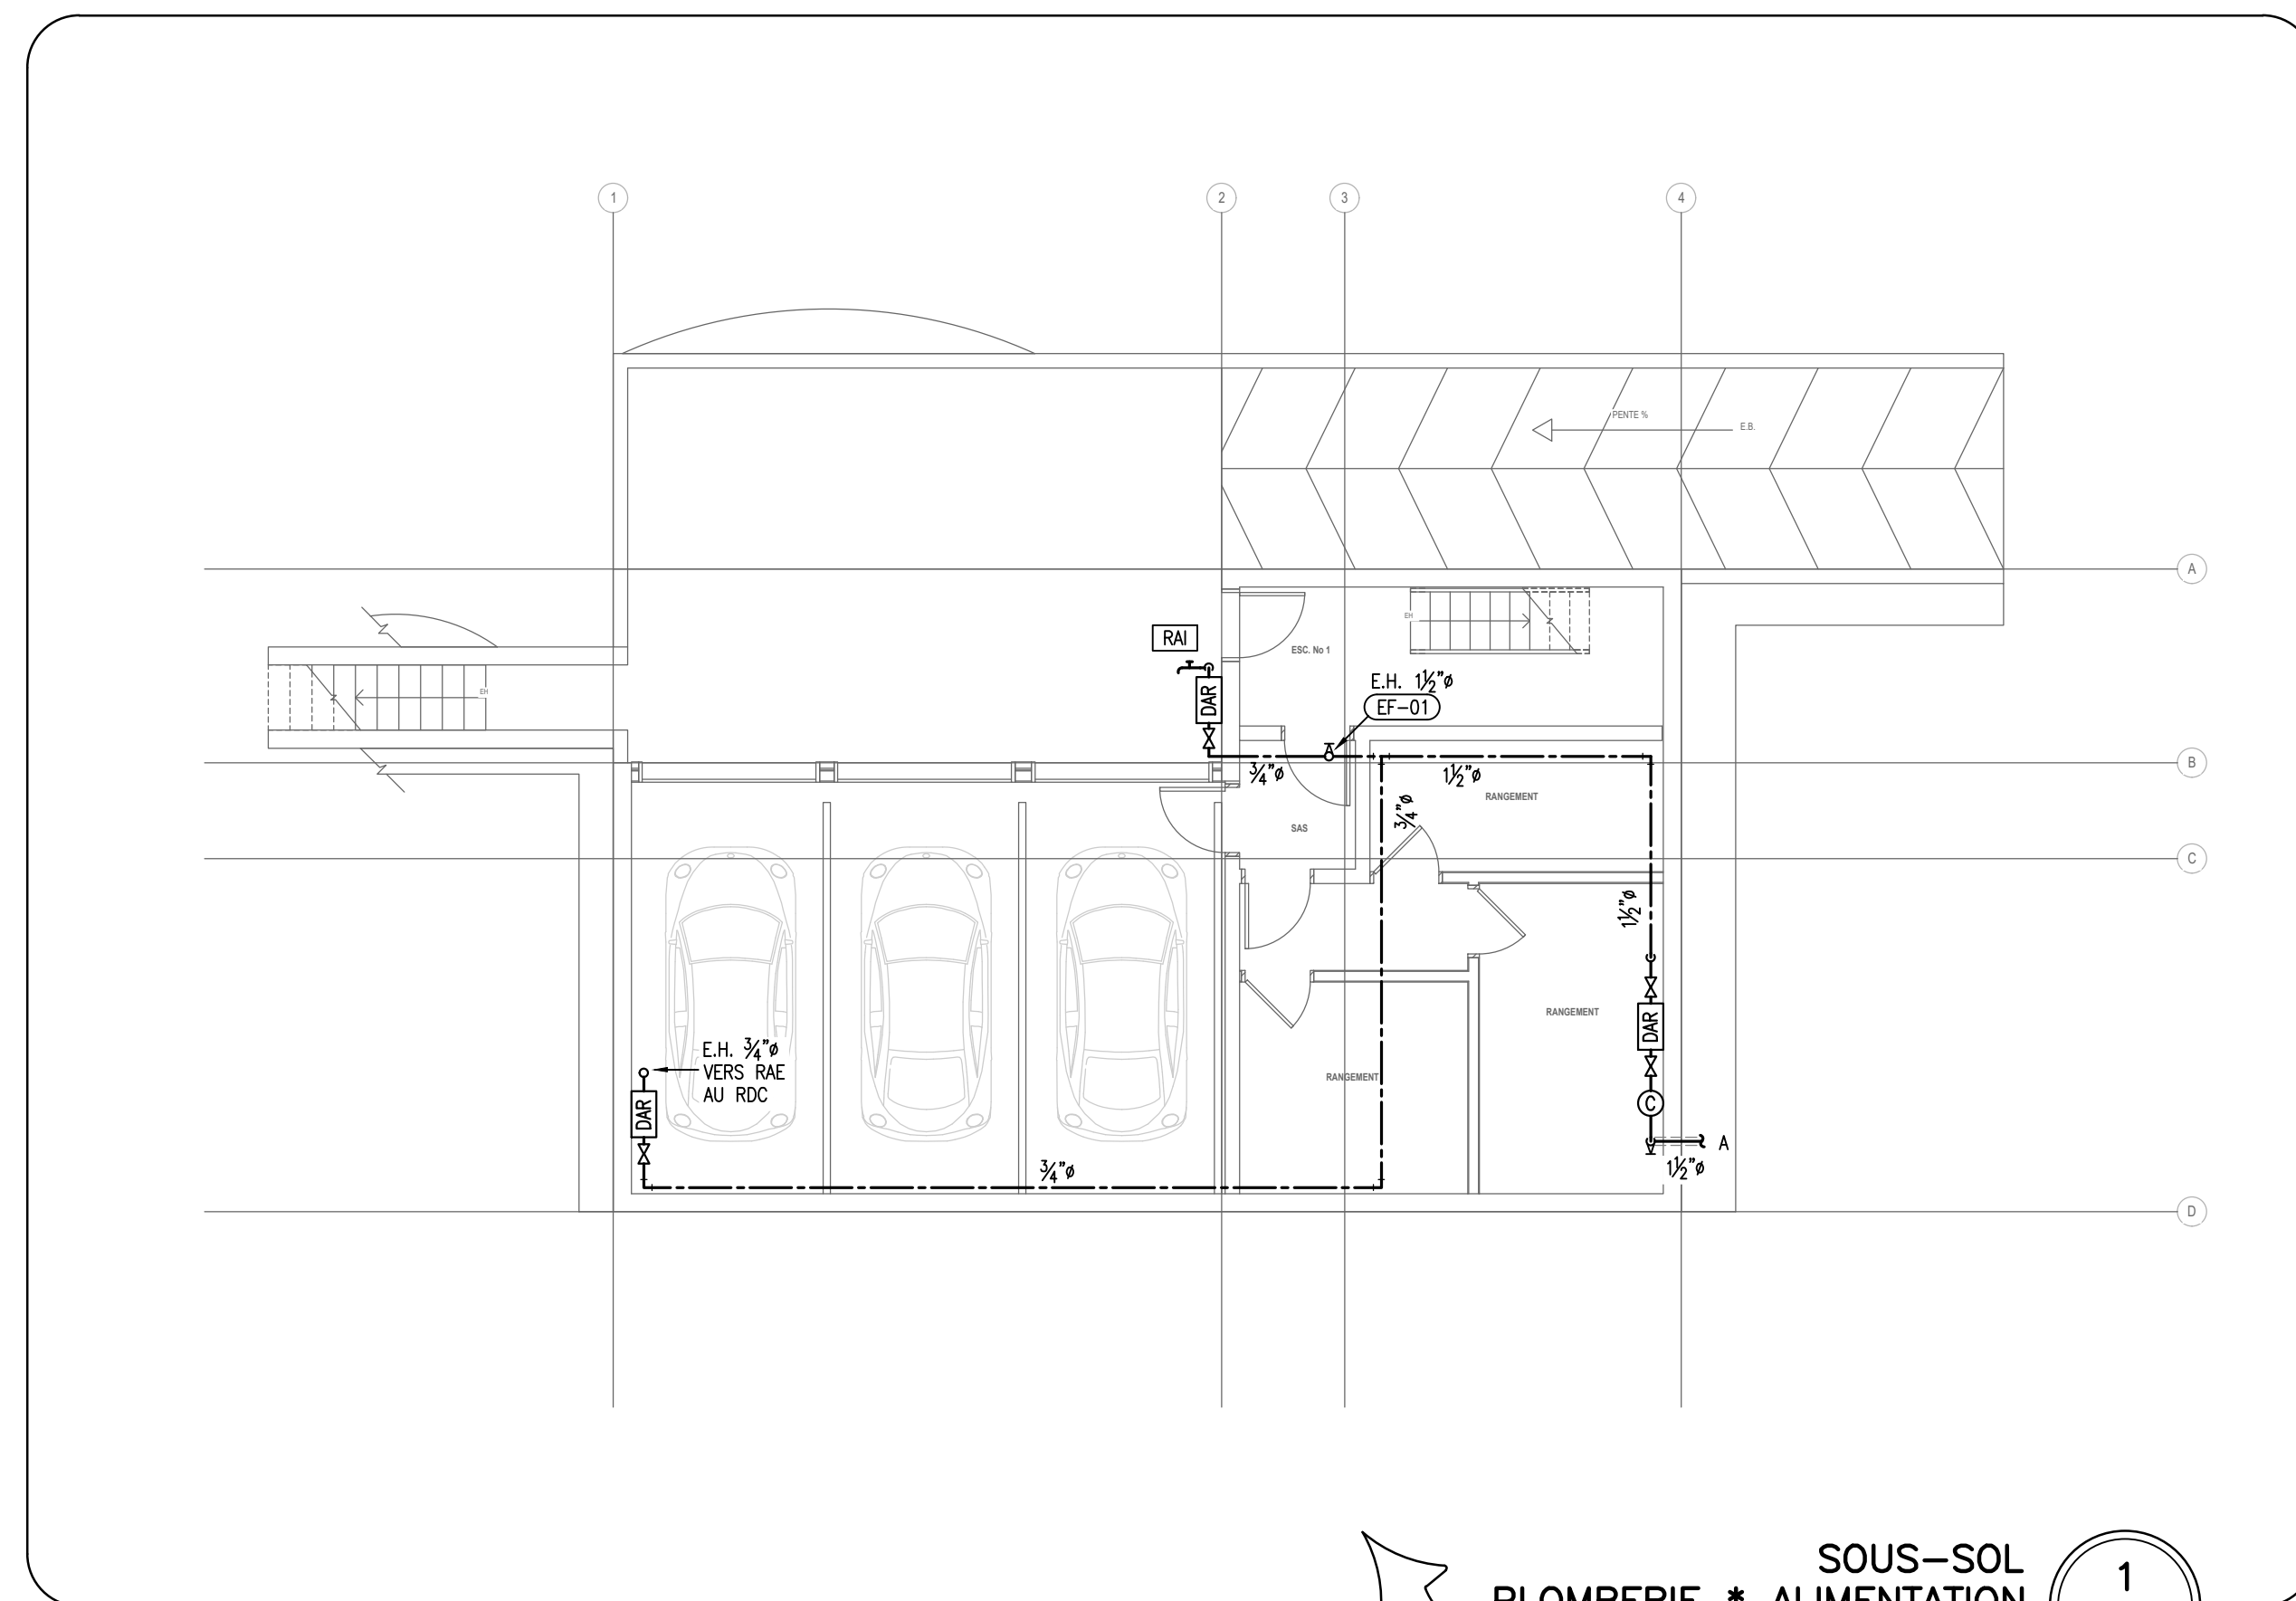

SOUS-SOL
PLOMBERIE * ALIMENTATION 1
 ÉCHELLE: 1/8"=1'-0"

Plan-Clé:

Notes:

Scale:

11			
10			
9			
8			
7			
6			
5			
4			
3			
2			
1			
0			
REV.	DATE:	EMIS POUR:	PAR:

Projet:
**TRIPLEX
 RÉSIDENTIEL**
 26, rue LABROSSE
 Deux-Montagnes

Titre:
**PLOMBERIE
 ALIMENTATION**

Conçu Par: L.Lemieux
 Dessiné Par: L.Lemieux
 Vérifié Par: -
 Approuvé Par: M.Ingénieur

Numéro de Projet:
 Projet_1

Feuille:
 M-03