



DIAGRAMME DRAINAGE SANITAIRE
 ECHELLE: AUCUNE

3
-

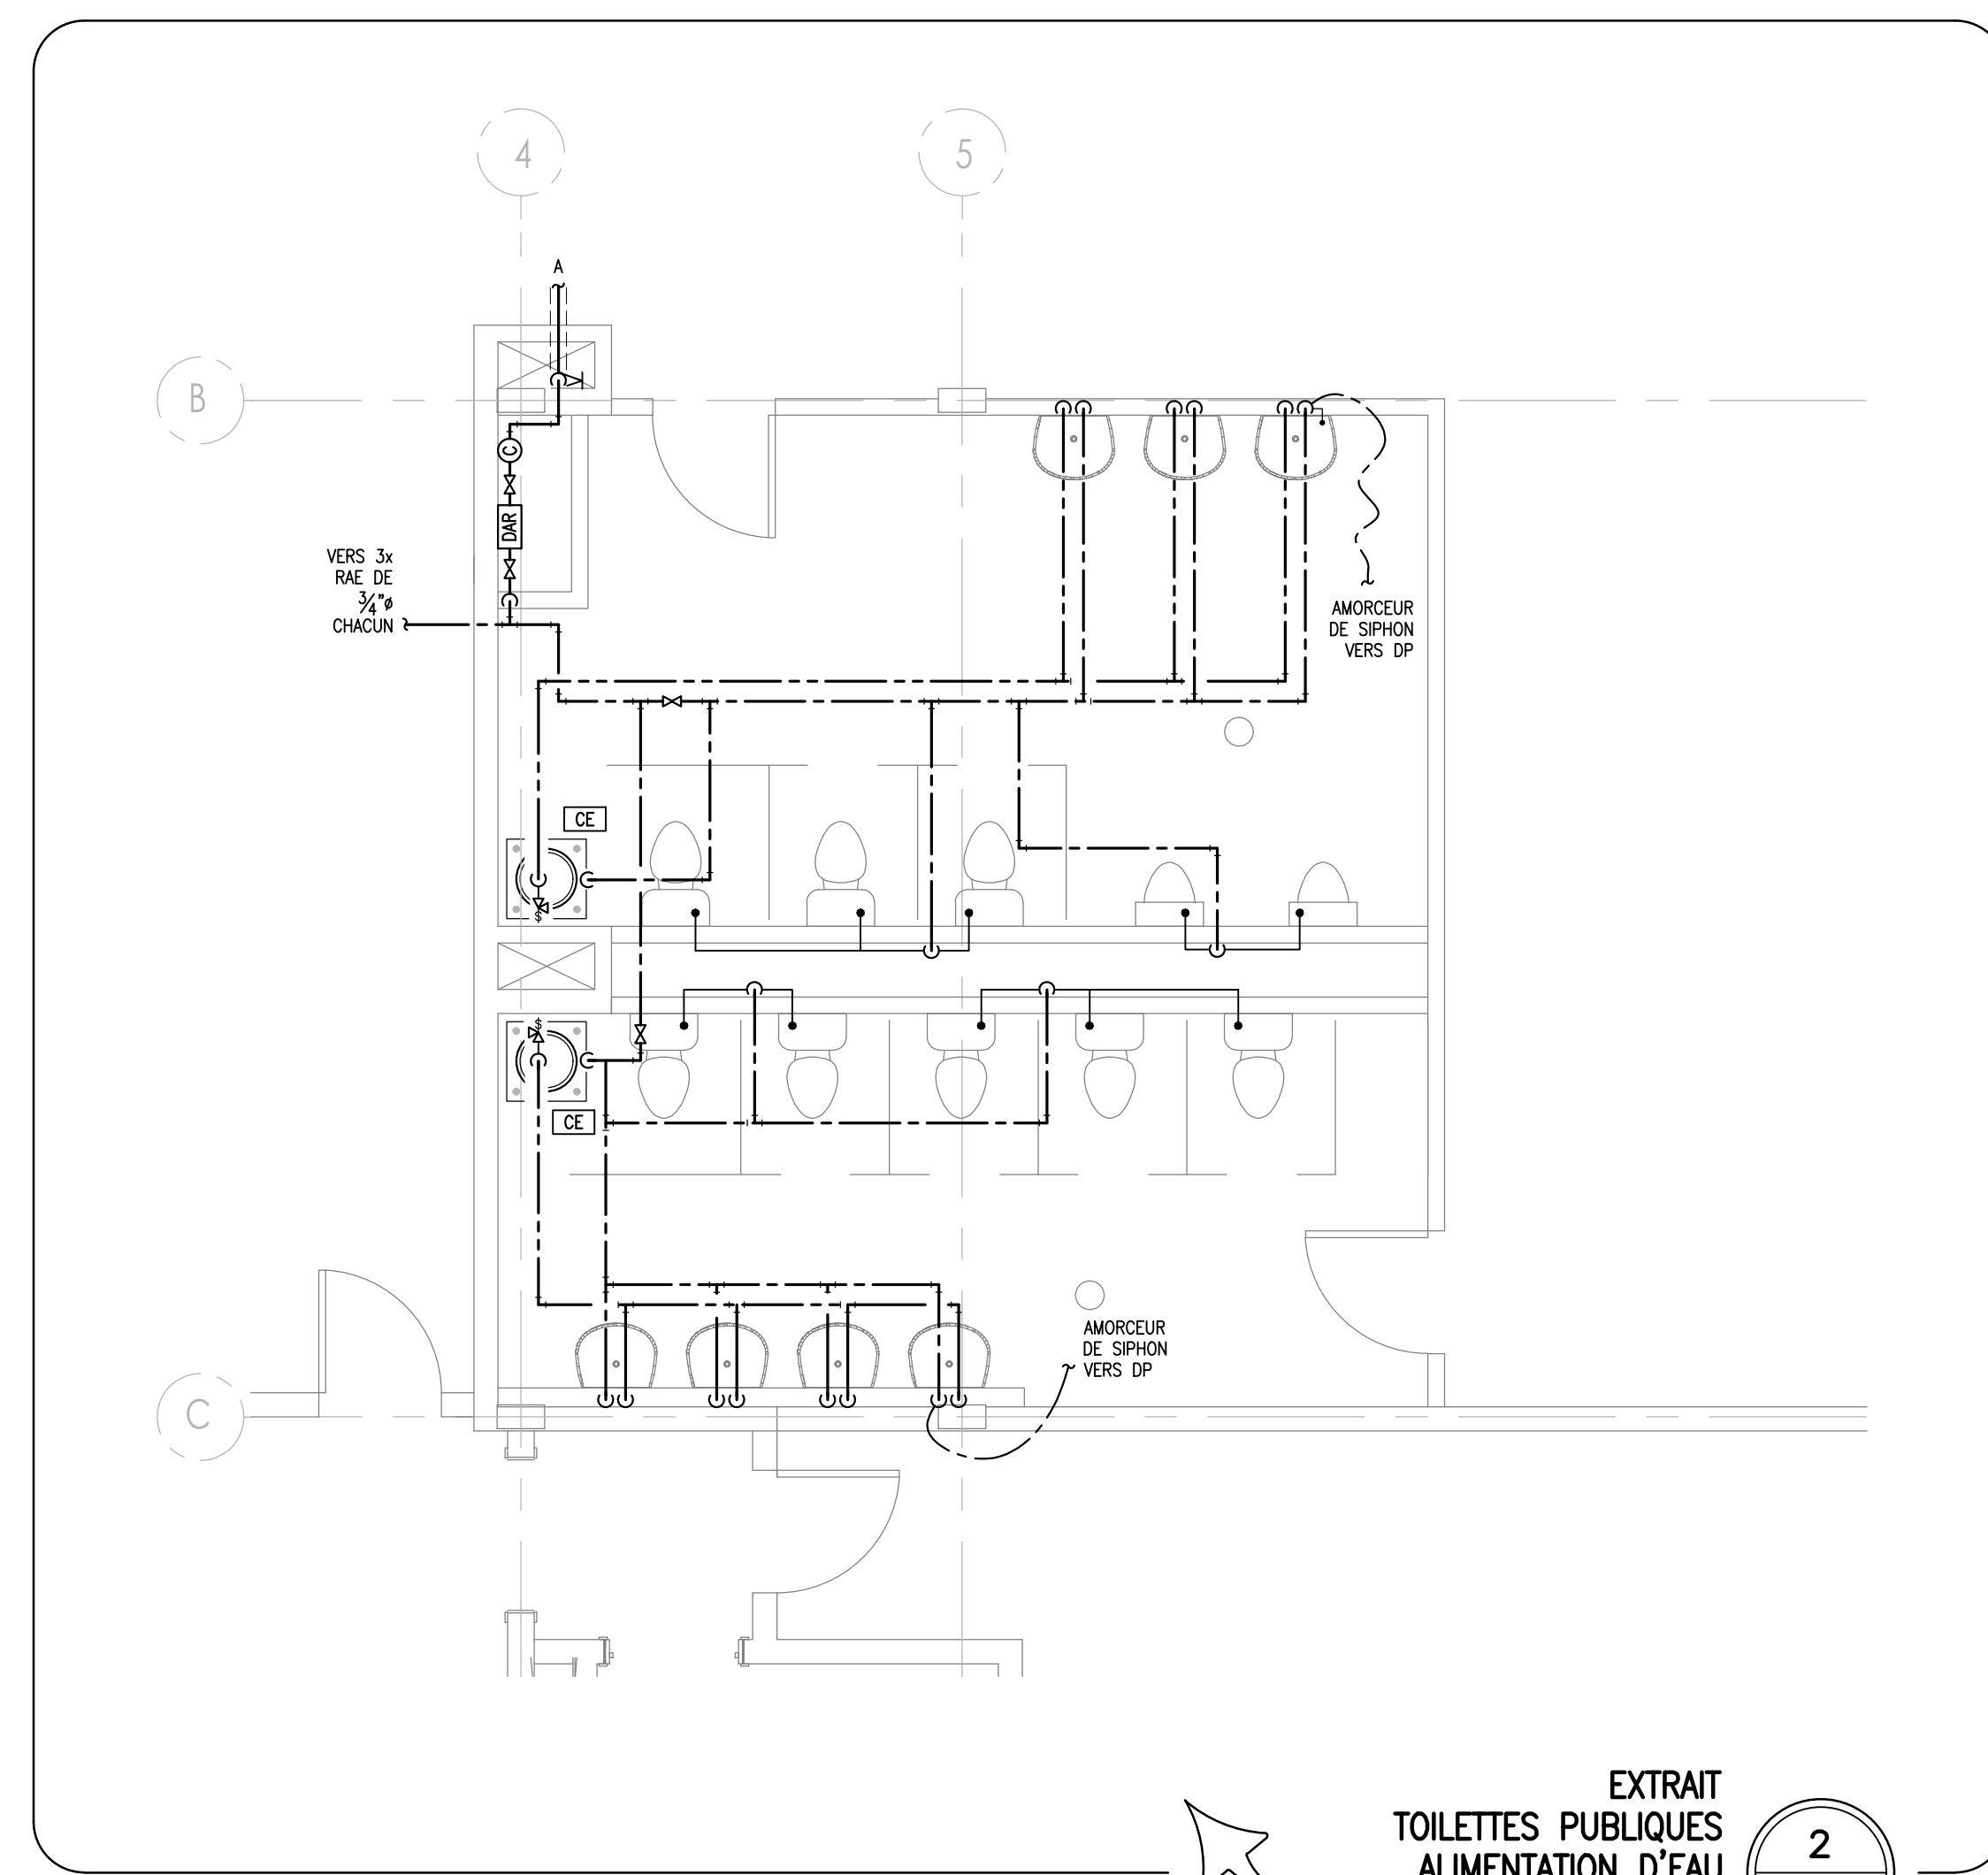

EXTRAIT TOILETTES PUBLIQUES ALIMENTATION D'EAU
 ECHELLE: 1:50

2
-

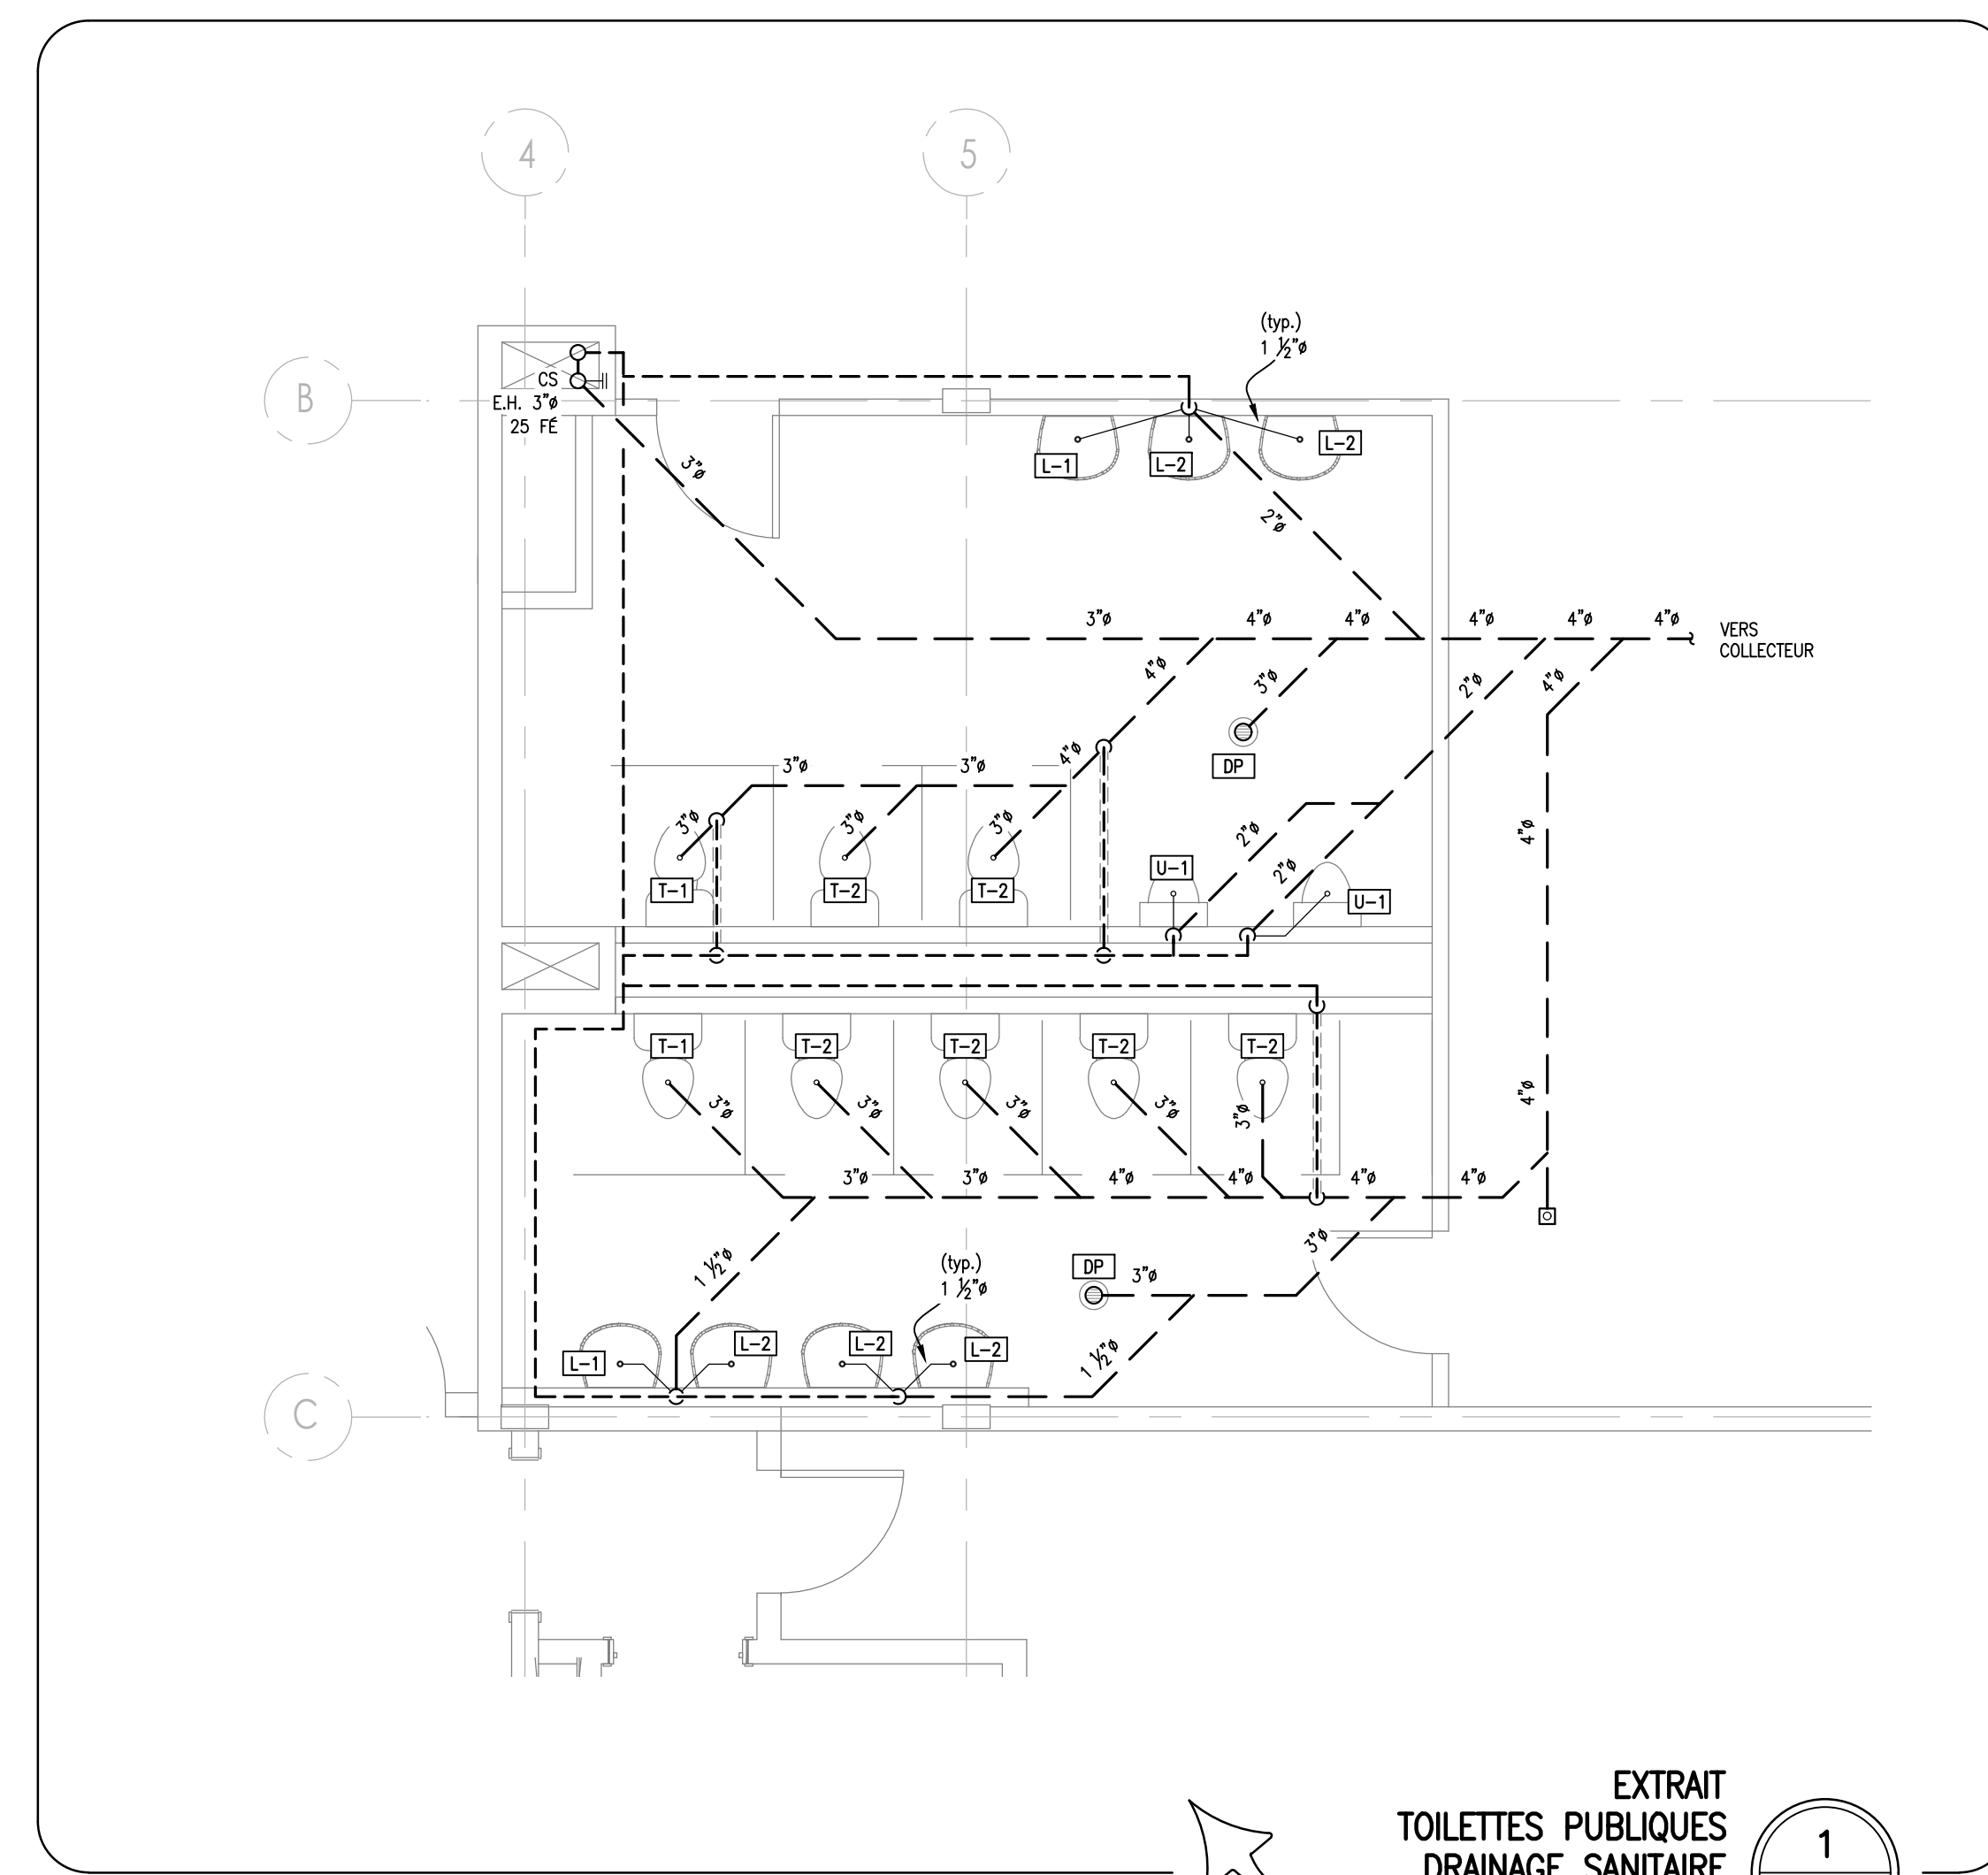

EXTRAIT TOILETTES PUBLIQUES DRAINAGE SANITAIRE
 ECHELLE: 1:50

1
-

Plan-Clé:

Notes:

Sceau:

11				
10				
9				
8				
7				
6				
5				
4				
3				
2				
1				
0				
REV.	DATE:	EMIS POUR:	PAR:	

Projet:
**ESPACES LOCATIFS
 450, RUE MONCTON
 SHERBROOKE**

Titre:
**EXTRAITS/PLOMBERIE
 REZ-DE-CHAUSSÉE
 DIAGRAMME**

Conçu Par: L.LEMIEUX
 Dessiné Par: L.LEMIEUX
 Vérifié Par: L.LEMIEUX
 Approuvé Par: M.INGÉNIEUR

Numéro de Projet: **Projet_2**

Feuille: **M-03**